


| SPIS POMIESZCZEŃ PARTER |                     |               |    |              |
|-------------------------|---------------------|---------------|----|--------------|
| NR POM.                 | NAZWA POMIESZCZENIA | POW. UŻYTKOWA | JM | POSADZKA     |
| 0.01                    | SZATNIA             | 16.4          | m  | PLYTKI GRES. |
| 0.02                    | UMYWALNIA           | 12.07         | m  | PLYTKI GRES. |
| 0.03                    | SZATNIA             | 16.4          | m  | PLYTKI GRES. |
| 0.04                    | UMYWALNIA           | 12.07         | m  | PLYTKI GRES. |
| 0.05                    | WC M+N              | 8.7           | m  | PLYTKI GRES. |
| 0.06                    | WC KOBIET           | 3.2           | m  | PLYTKI GRES. |
| 0.07                    | POM.GOSP.           | 8.3           | m  | PLYTKI GRES. |
| 0.08                    | POM.SEDZIEGO        | 8.3           | m  | PLYTKI GRES. |
| 0.09                    | KOMUNIKACJA         | 15.9          | m  | PLYTKI GRES. |
| 0.10                    | ŁAZIENKA SEDZIEGO   | 5.10          | m  | PLYTKI GRES. |
| 0.11                    | BIURO               | 21.0          | m  | PLYTKI GRES. |
| RAZEM                   |                     | 127.44        | m  |              |

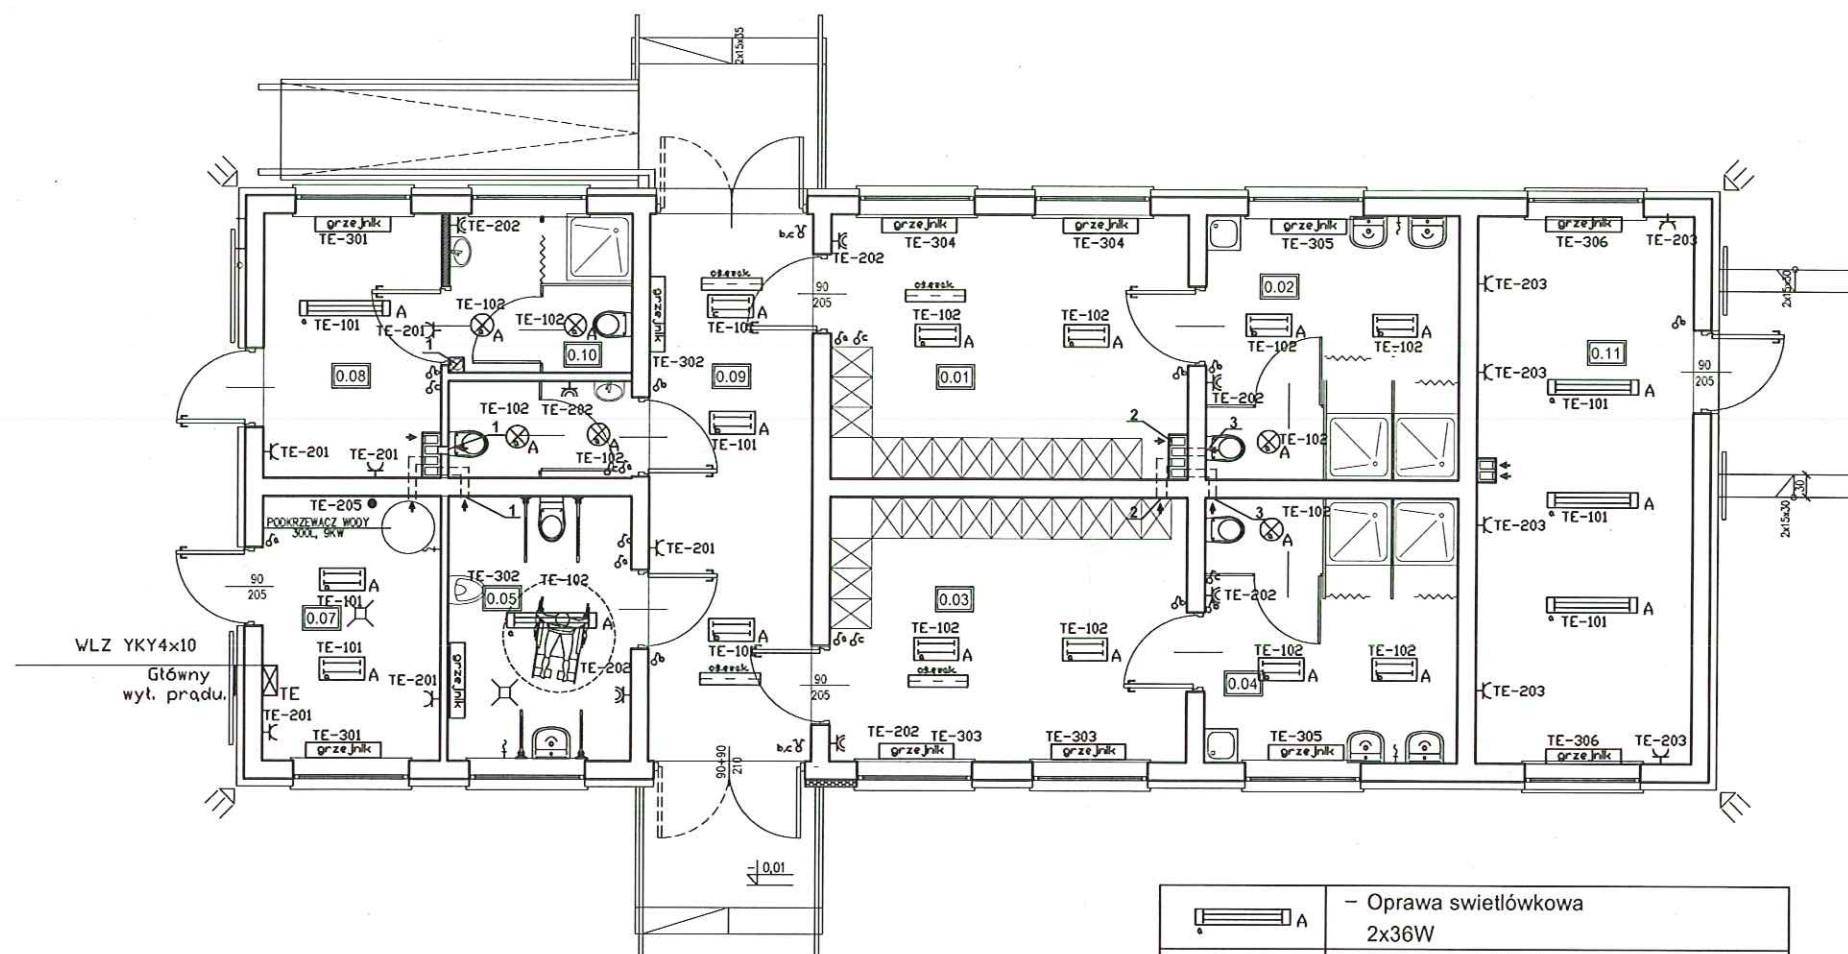

|  |                                                                       |
|--|-----------------------------------------------------------------------|
|  | - Oprawa świetłówkowa 2x36W                                           |
|  | - Oprawa świetłówkowa 2x18W                                           |
|  | - Łącznik jednobiegunowy                                              |
|  | - Łącznik dwubiegunowy                                                |
|  | - Włącznik wentylatorów                                               |
|  | - Gniazdo pojedyncze, (P+N+PE)                                        |
|  | - Gniazdo pojedyncze szczelne, (P+N+PE)                               |
|  | - Tablica główna TG                                                   |
|  | - Główny wyłącznik prądu                                              |
|  | - Grzejnik elektryczny. Grzejniki podłączać poprzez gniazdo wtyk. 16A |
|  | - Punkt przyłączeniowy                                                |
|  | - wentylator do wen. mech.                                            |
|  | - kamery                                                              |

Biuro Projektowe **AREA-STUDIO-3** 33-300 NOWY SĄCZ ul. Głowackiego 34a pok. 14 tel. (+48) 603 891626

Obiekt adres: Budowa budynku zaplecza szatniowo-sanitarnego z infrastrukturą towarzyszącą oraz remont istniejącego boiska sportowego na dz. ew. nr 148/1 1/83 obręb Zbyszyce miejscowość Sienna Gm. Gródek Nad Dunajcem

Investor: Gródek Nad Dunajcem adres 33-318 Gródek Nad Dunajcem nr 54

Przedmiot rysunku: RZUT PARTERU INSTALACJE ELEKTRYCZNE - projekt budowlany

Podpis i numer: 12/2016


Projektant-rodzaj: BRAZA BUDOWLANA projektant:

Skala: 1:100

Nr rysunku: EL2





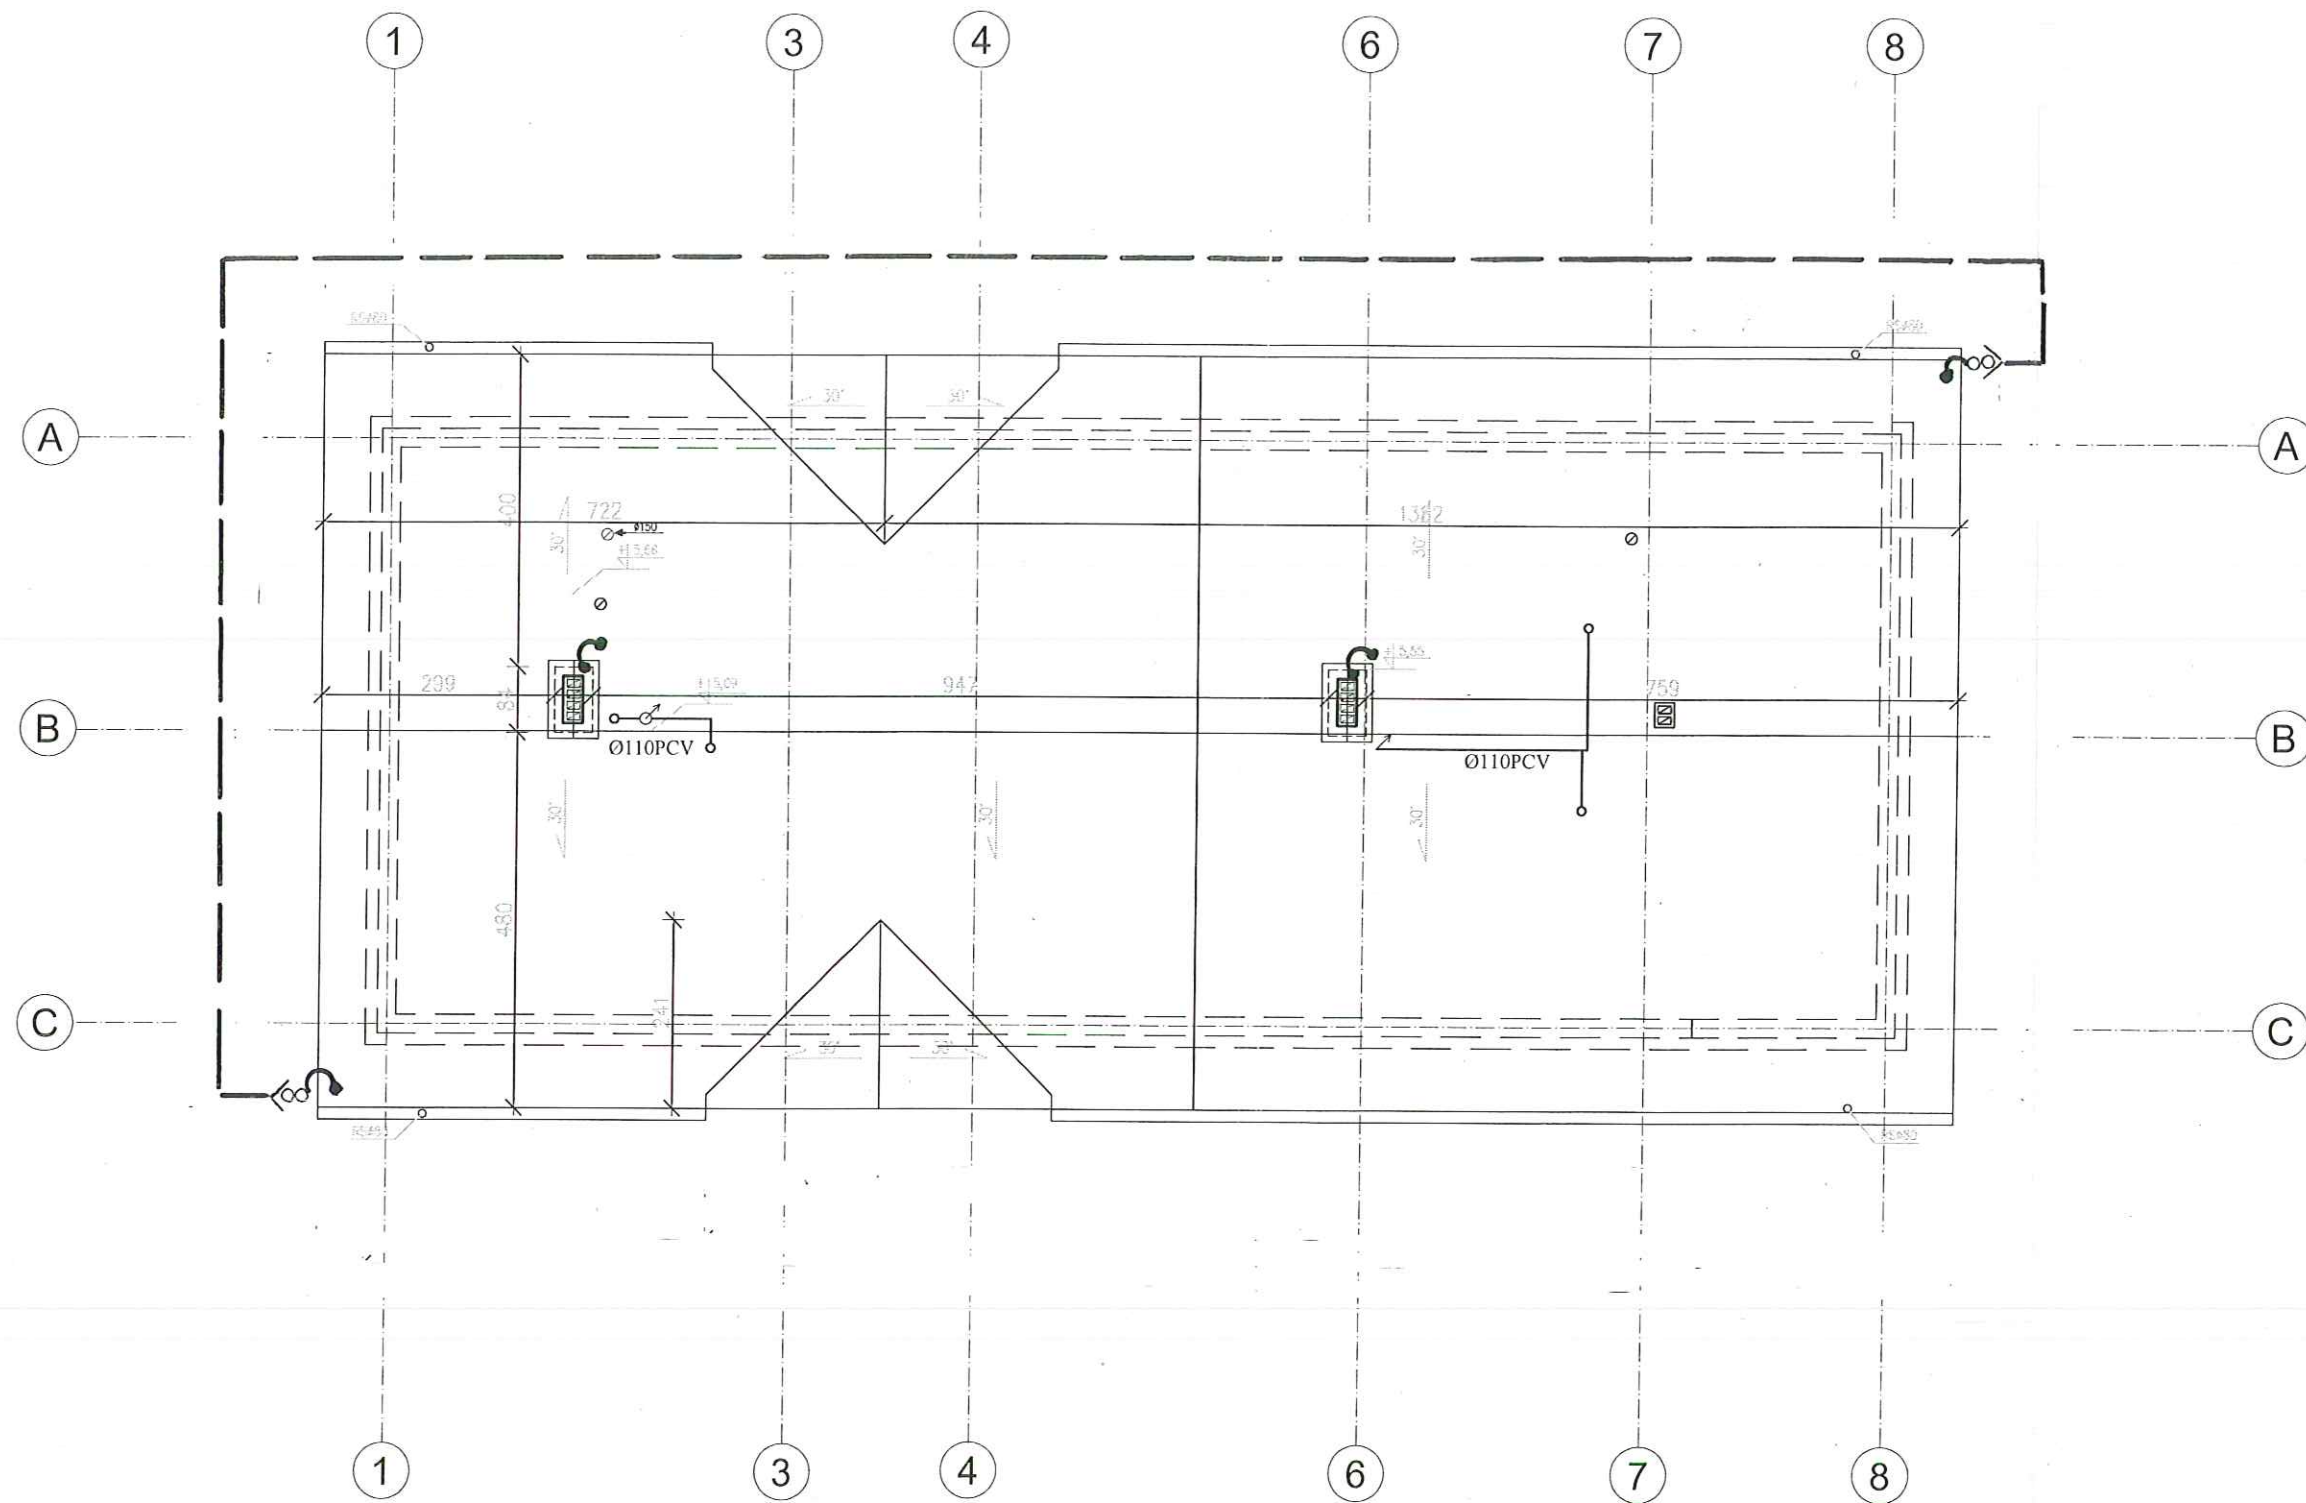

# UWAGI:

1. WYMIARY SPRAWDZIĆ NA BUDOWIE, W RAZIE NIEZGODNOŚCI SKONTAKTOWAĆ SIĘ Z PROJEKTANTEM
2. WSZYSTKIE ZMIANY UZGODNIĆ Z PROJEKTANTEM
3. RYSUNEK ROZPATRYWAĆ ŁĄCZNIE Z PROJEKTAMI BRANŻOWYMI

- Uziom otokowy Fe/Zn 25x4 mm
- ∞ Złącze kontrolne typ 11501
- < Oslona z kątownika typ K511 40x40x4 mm
- Połączenie spawane dł. 10 cm
- Uchwyt nr kat. 11601
- Zwód odprowadzający DFe/Zn  $\varnothing$  8 mm
- Uwaga!**
- Obudowy wentylatorów dachowych łączyć z instalacją odgromową poprzez przerwę iskrową

|                                                                                                                                                                                                                          |                                                                            |
|--------------------------------------------------------------------------------------------------------------------------------------------------------------------------------------------------------------------------|----------------------------------------------------------------------------|
| Biuro Projektowe <b>AREA-STUDIO-3</b> 33-300 NOWY SĄCZ<br>ul. Głowackiego 34a pok. 14 tel. (+48) 603 891626                                                                                                              |                                                                            |
| Obiekt adres:<br>Budowa budynku zaplecza szatniowo-sanitarnego z infrastrukturą towarzyszącą oraz rozbudową istniejącego boiska sportowego na dz. ew. nr 148/1 1/83 obręb Złotych Miejsce Sienna Gm. Gródek Nad Dunajcem | Inwestor:<br>Gródek Nad Dunajcem<br>adres 33-318 Gródek Nad Dunajcem nr 54 |
| Podpis i numer:<br><i>Aleksander Gorak</i><br>upr. nr 25/275<br>Specjalność: elektryczność                                                                                                                               | Przedmiot rysunku:<br>RZUT POLACI DACHOWYCH - projekt budowlany            |
| Projektant-rodzaj:<br>BRAZA BUDOWLANA<br>projektant:<br>Aleksander Gorak<br>upr. nr 25/275<br>Specjalność: elektryczność                                                                                                 | Skala:<br>1:50<br>Nr rysunku:<br>EL3                                       |

