


RZUT PARTERU 1:100  
WIATA.

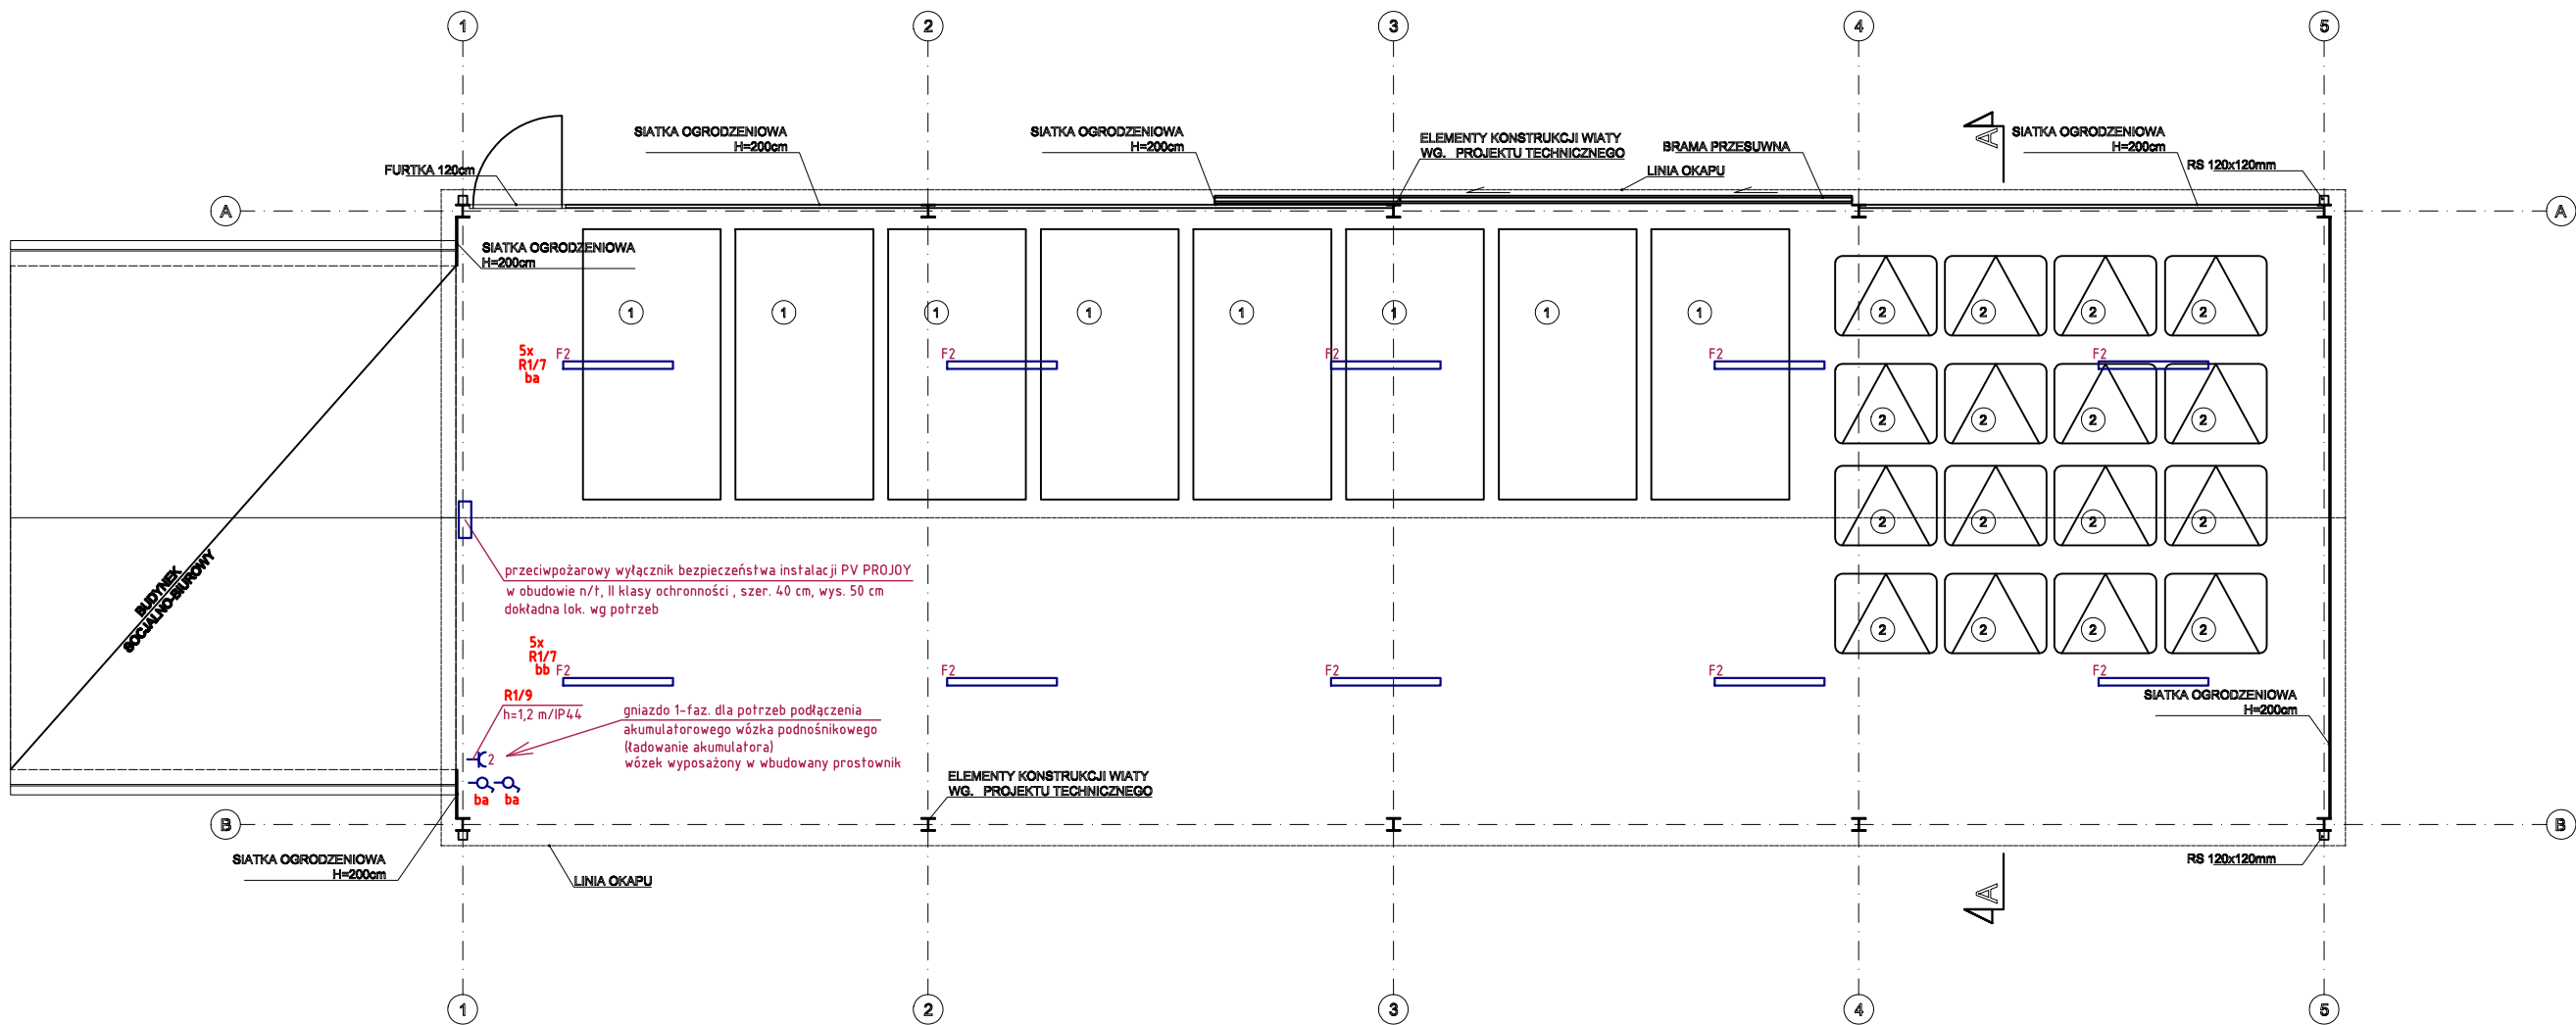

OZNACZENIA:

- ⊕ - łącznik jednobiegunowy  
⊕ - gniazdo 1-fazowe  
- ilość gniazd

Oprawy (prod. Voltea):

F2 - Haler Next LED, 55 W, 8250 lm, IP65, 4000 K, n/t

LEGENDA:

- ① - KONTENER WUKO typ kp7 - 8 szt.  
② - POJEMNIK 1100 l - 16 szt.



**CZTERY KRESKI**  
BUDOWNICTWO I ARCHITEKTURA

ul. Warnerczyka 8/54, 39-300 Mielec  
Bistuszowa 112, 33-160 Ryglice  
biuro.czterykreski@gmail.com  
727-760-717

TEMAT: PUNKT SELEKTYWNEJ ZBIÓRKI ODPADÓW KOMUNALNYCH - PROJEKT WYKONAWCZY	
ADRES: DZ. NR 419/23, 478, OBR. BARTKOWA-POSADOWA [0001], JEDN. EWID. GRÓDEK NAD DUNAJCEM [121003_2]	
PROJEKTANT: mgr inż. JACEK CHRZAN NR UPR. E-195/02 W SPEC. INSTALACJE ELEKTRYCZNE DO PROJEKTOWANIA BEZ OGRANICZEŃ	PODPIS:
TEMAT RYS.: WIATA. RZUT PARTERU. INSTALACJA ELEKTRYCZNA.	DATA: 10.2023 SKALA: 1:100
KOD PROJ.: 2023.11	BRANŻA: ELEKTRYCZNA NR RYS.: E2.1